

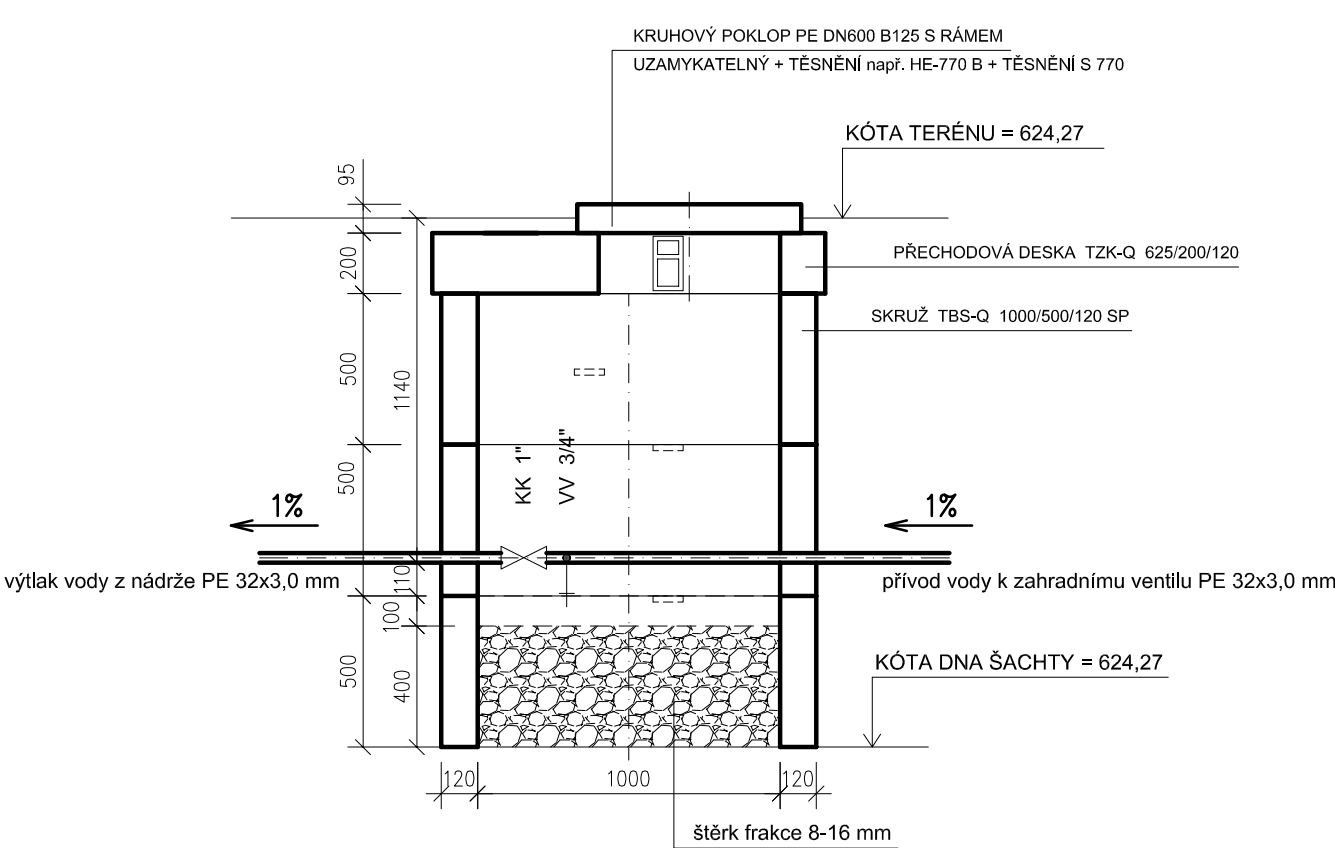


NÁDRŽ NA DEŠŤOVOU VODU Ø2,55 m, H=2,3 m

ŠACHTA ŠV1

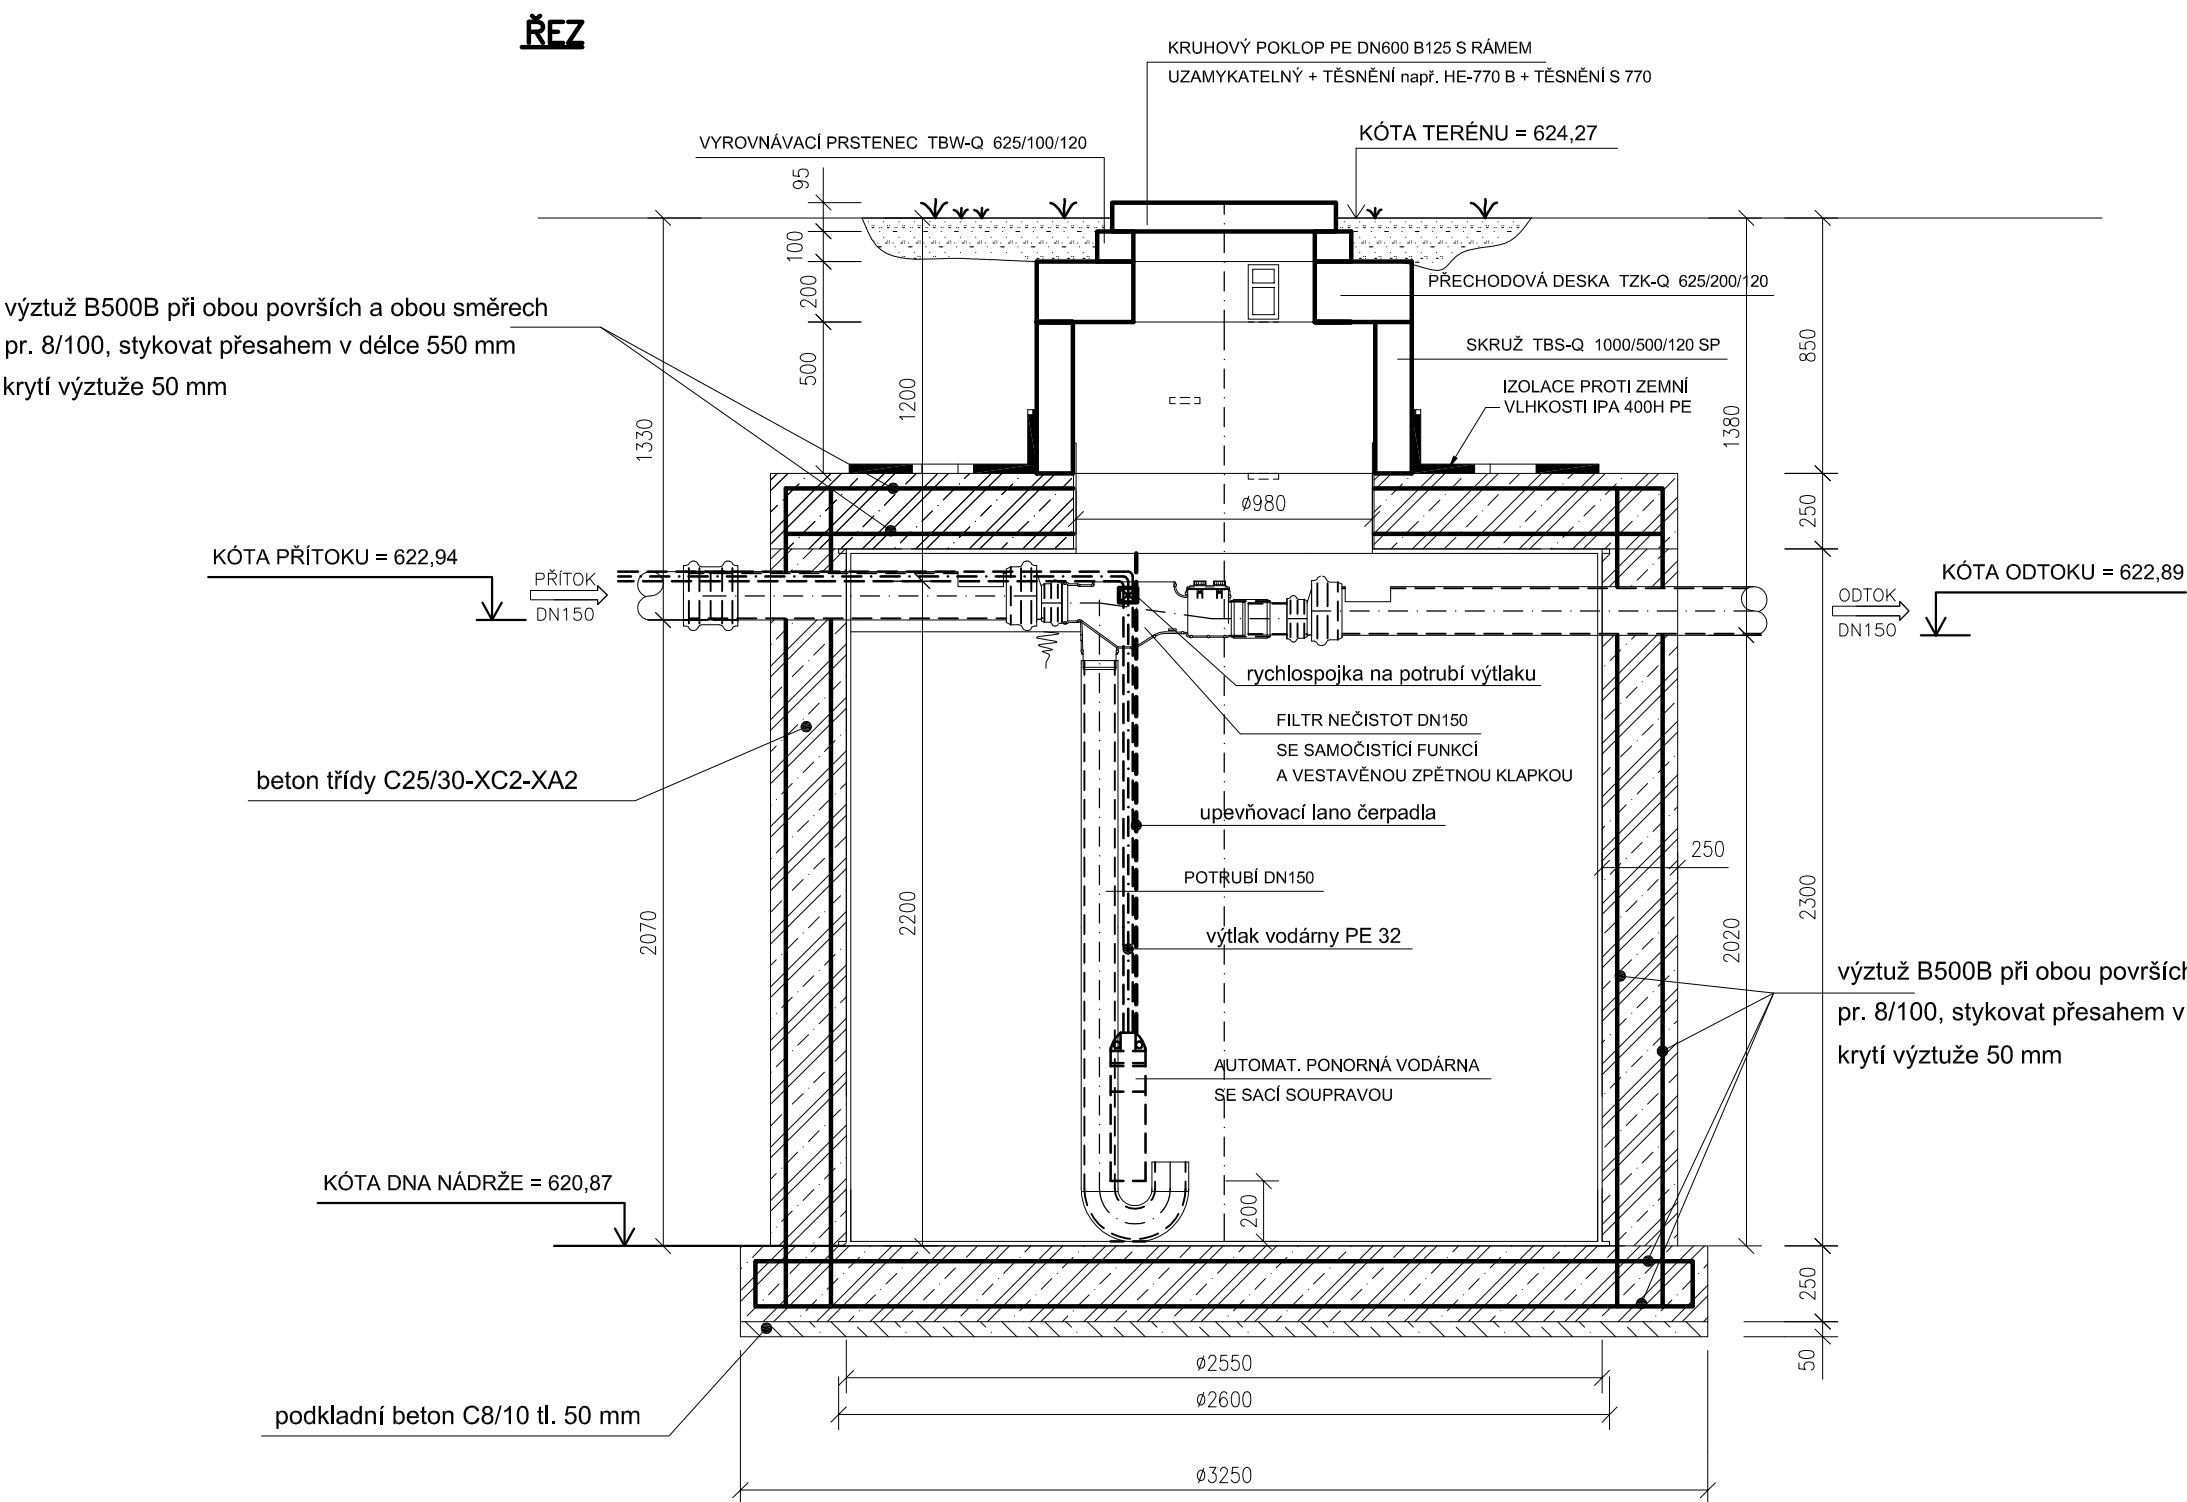

**PŮDORYS**

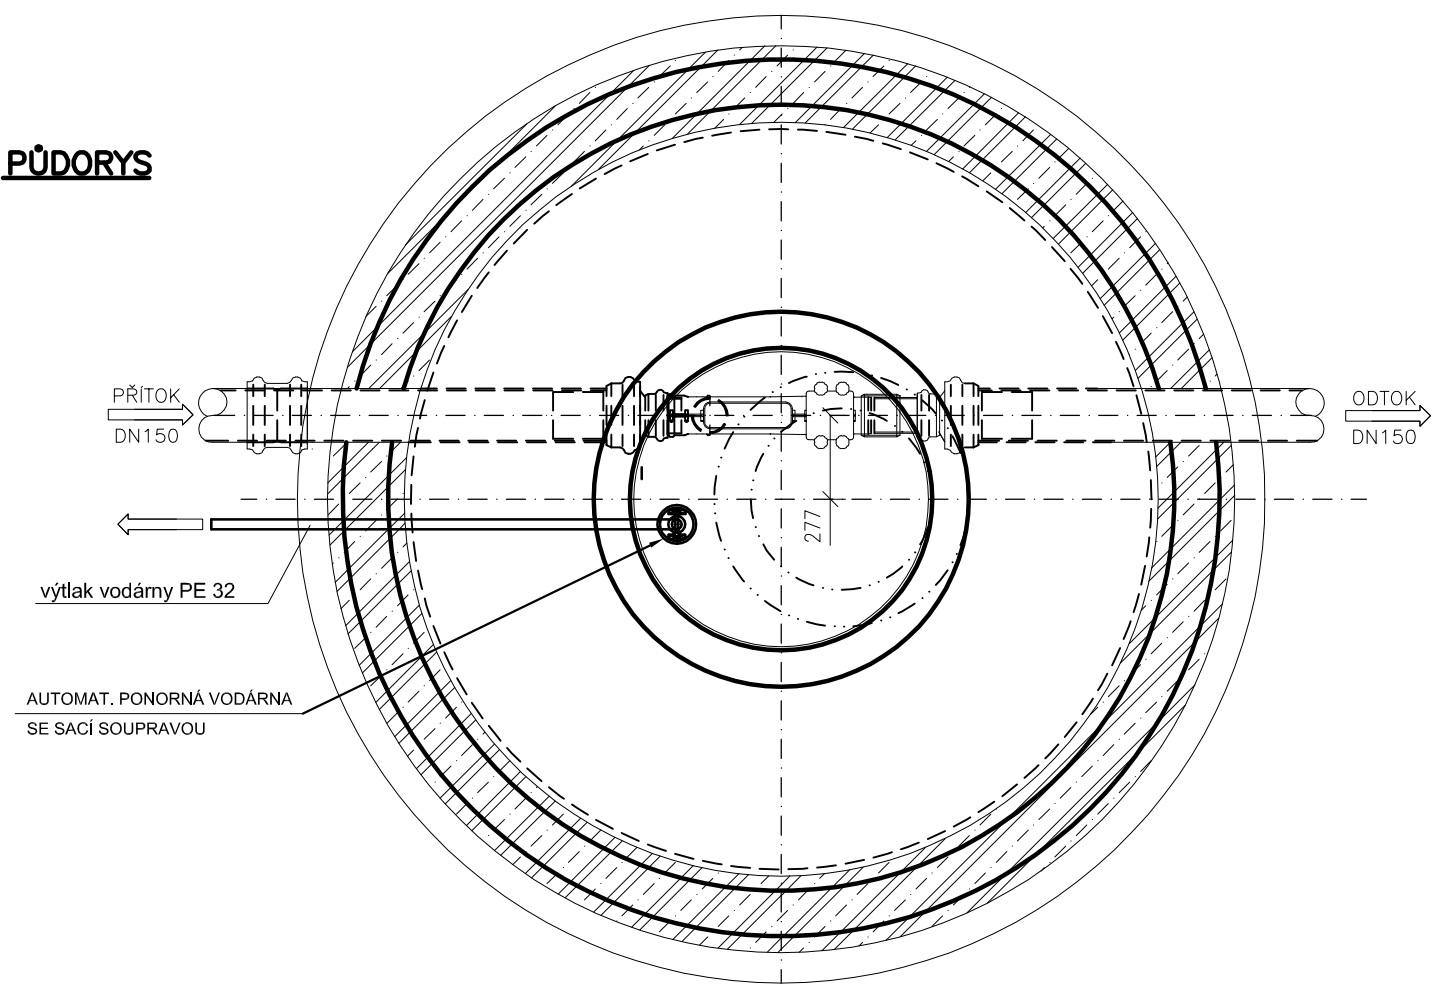

navrhl:	odp. projektant:	HIP :	Ing. Michaela PELIKÁNOVÁ <b>projektová kancelář</b> Botanická 256, Dalovice u Karlovyh Varů tel 604 207 652
Ing. M. Pelikánová	Ing. M. Pelikánová		
Kraj:	KARLOVARSKÝ		
Obec:	HORNÍ SLAVKOV		Autorizace:
Investor:	Město Horní Slavkov, Dlouhá 634/12, 357 31 Horní Slavkov		
Datum:	11/2018	Stupeň:	
	DPS	Zakázkové číslo:	44-P-18
Hospodaření s dešťovou vodou – 1. etapa Horní Slavkov D2. SO 786 – ZŠ Školní <b>D2.1 DEŠŤOVÁ KANALIZACE</b>			
Příloha: <b>Osazení nádrže I. na dešťovou vodu a šachty ŠV1</b>		Měřítko: 1:25	Formát: 4x A4
		Číslo přílohy: <b>D2.1.7</b>	