





-101-	Vzduchotechnika	200lx
-102-	Kuchyně	500lx
-103-	Umývárna	200lx
-104-	WC	200lx
-105-	Šatna + denní místnost	200lx
-106-	Umývárna stolního nádobí	500lx
-107-	Kancelář	500lx
-108-	Chodba	200lx
-109-	Chodba + Schodiště	150lx
-110-	Sklad chlazeného odpadu	200lx
-111-	Úklidová komora	200lx
-112-	Příruční sklad	200lx
-113-	Chodba	150lx
-114-	Chodba	150lx
-115-	Prádelna + Sušárna	300lx
-116-	Chodba	150lx
-117-	Sklad + Hrubá příprava zeleniny	300lx
-118-	Sklad potravin	200lx

LEGENDA PŘÍSTROJŮ

-  Spínač 400V, 25–63A, IP54, p.o.
-  Zásuvka 400V, 16A, IP54, p.o.
-  Vývod 400 V
-  Vývod 230 V


POZNÁMKA

Zapojení VZT koordinovat s projektem VZT.
Rozvody budou provedeny kabely CYKY pod omítkou a vodiči H07RN–F v trubkách ve zdi a podlaze.

POZNÁMKA :

Spínače ve výši 1200 mm od čisté podlahy.
Vývody pro gastro – volné konce kabelů 1,5 m, upřesnit dle pokynů dodavatele technologie.
Okótování vývodů a zásuvek viz projekt gastrotechnologie nebo podklady dodavatele.
Rozvody v podlaže provést v ochr. trubkách.

Rozvody budou koordinovány s aktuální dodávkou VZT a gastrotechnologie.

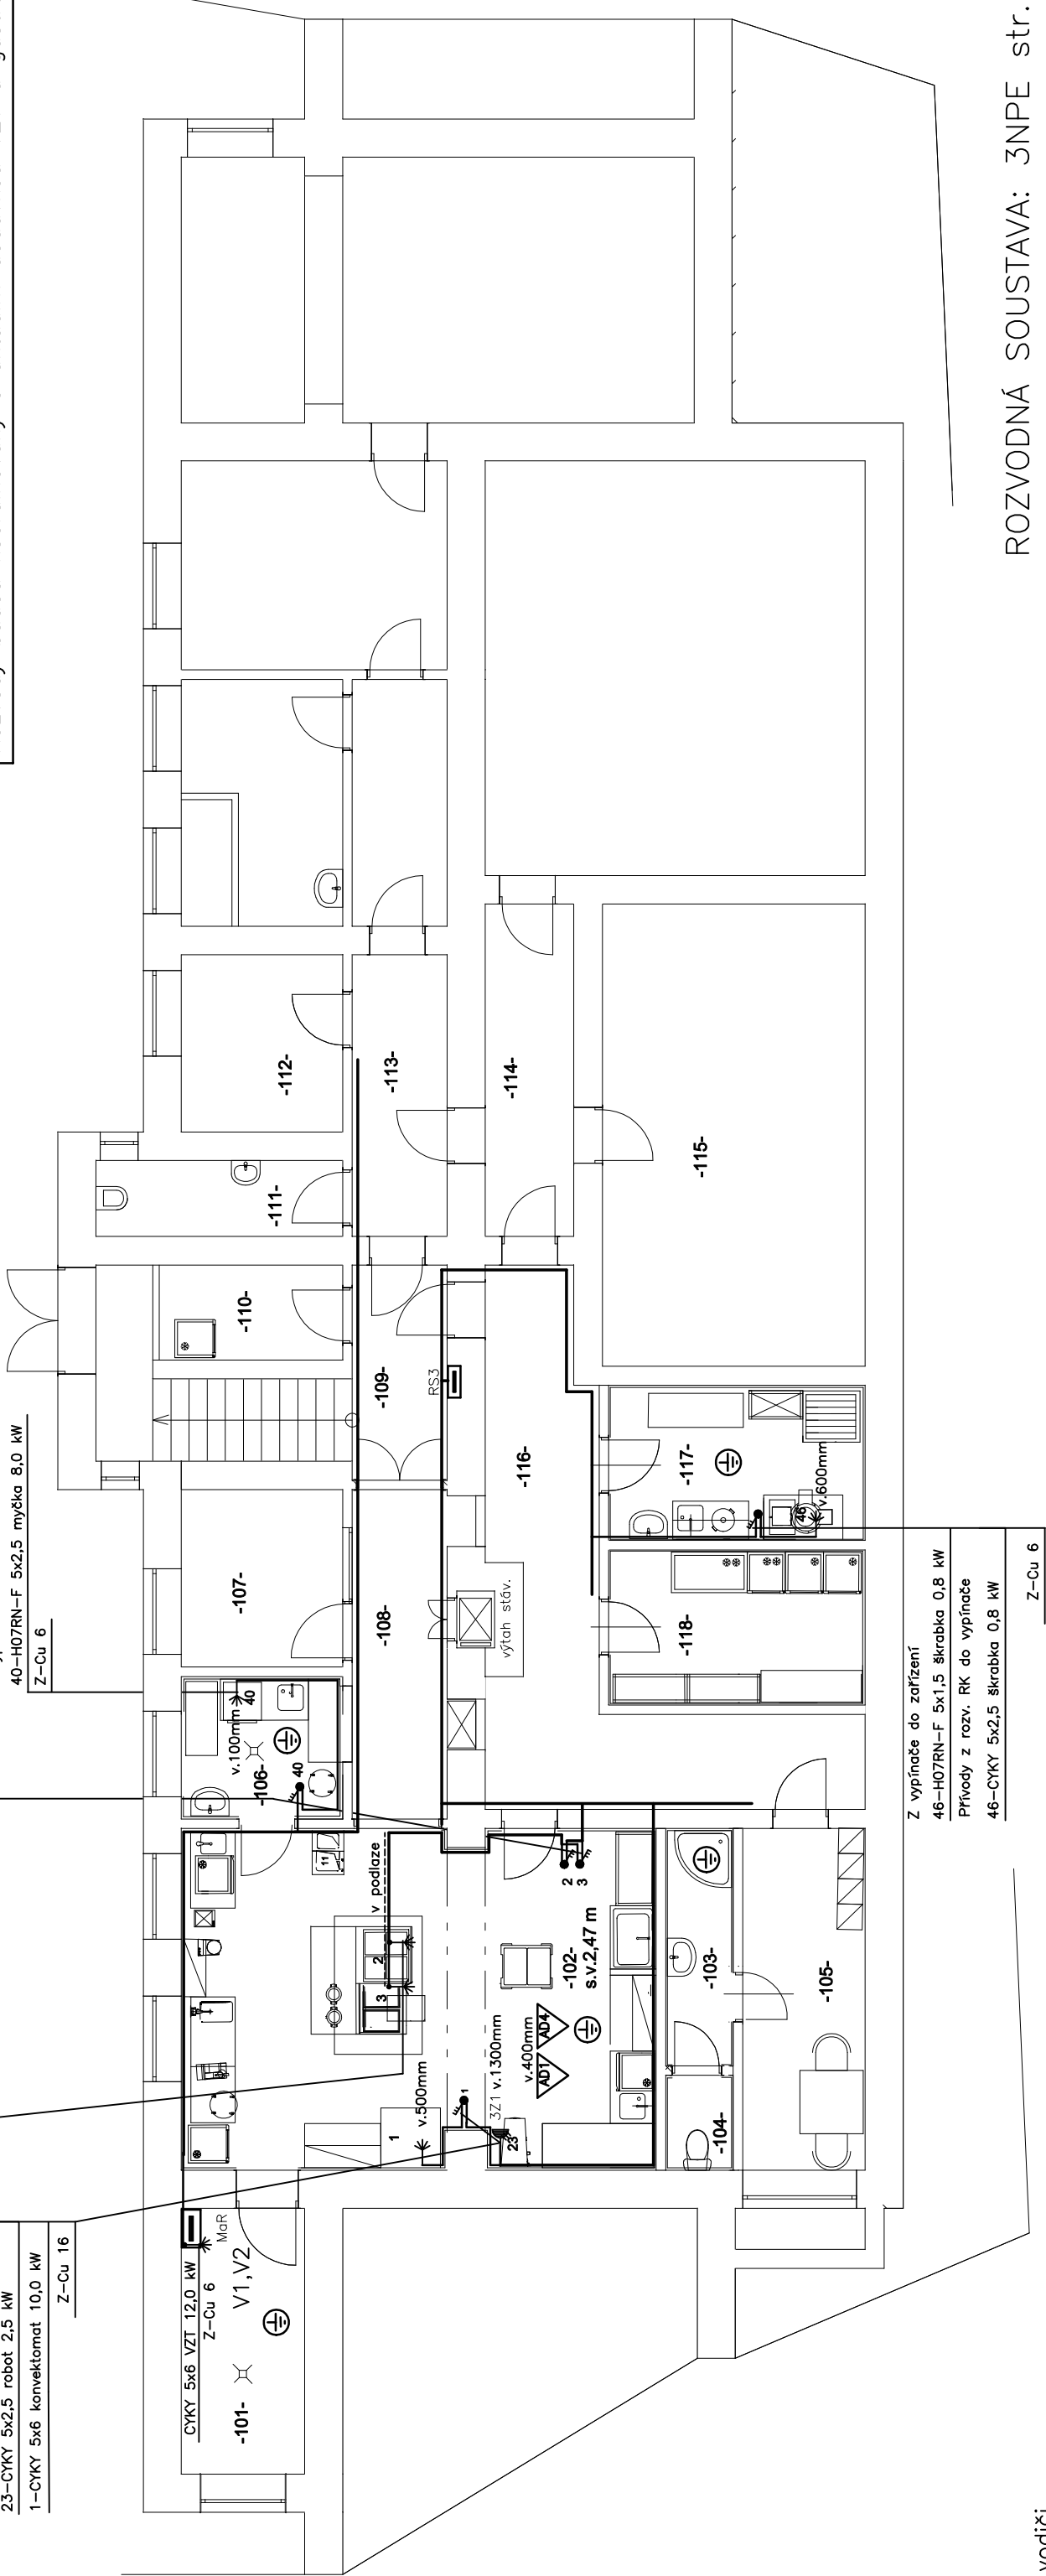

ROZVODNÁ SOUSTAVA: 3NPE str. 50Hz, 400V / TN–S

Vypracoval	Z. Kemr	Odp.projektant	Z. Kemr	Zdeněk Kemr projekce elektro tel.776 0202 77 ICO 1004 7239
Investor:	MěÚ Horní Slavkov, Dlouhá 634/12			
Kraji:	Karlovarský			
Stav.úpravy kuchyně MŠ U Sluníčka Horní Slavkov, Dlouhá 620/1 Elektroinstalace				Zak.číslo 19308a
				Datum 21.6.2020
				Stupeň DPS
				Měřítko 1:100
Púdorys 1.PP technologie				502