




Legenda místností

-101-	schodiště	13,78 m²
-102-	chodba	8,09 m²
-103-	sklad potravin	6,56 m²
-104-	příprava masa	8,28 m²
-105-	umývárna nádobí	9,42 m²
-106-	kuchyně	53,41 m²
-107-	jídlna	71,34 m²
-108-	jídlna	13,53 m²
-109-	šatna + umývárna	33,34 m²

F - F

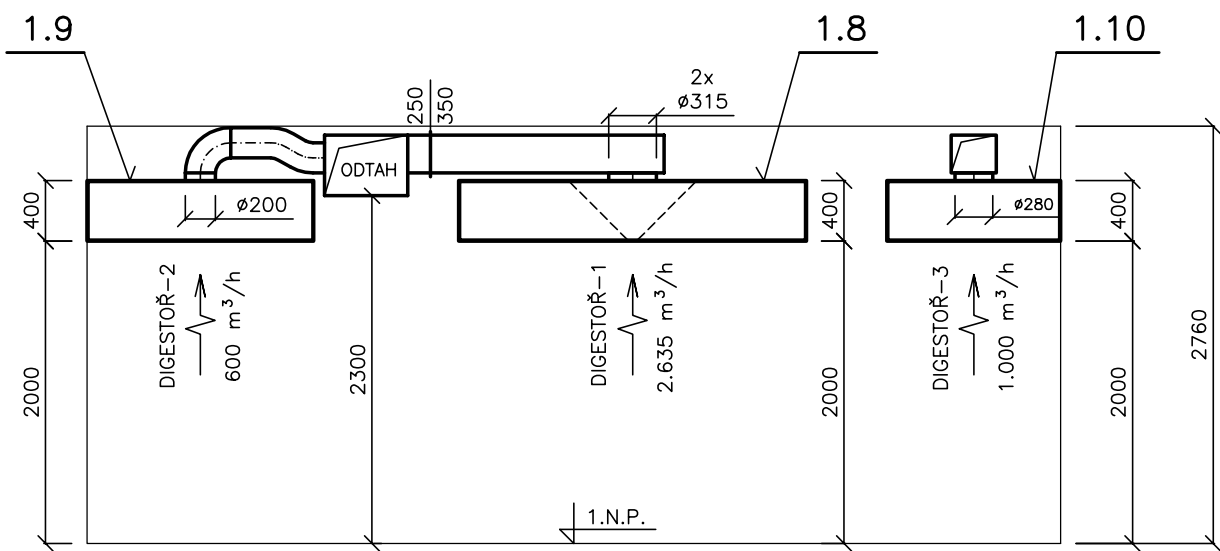

DETAILY POTRUBÍ A DIGESTOŘE - 1.N.P.

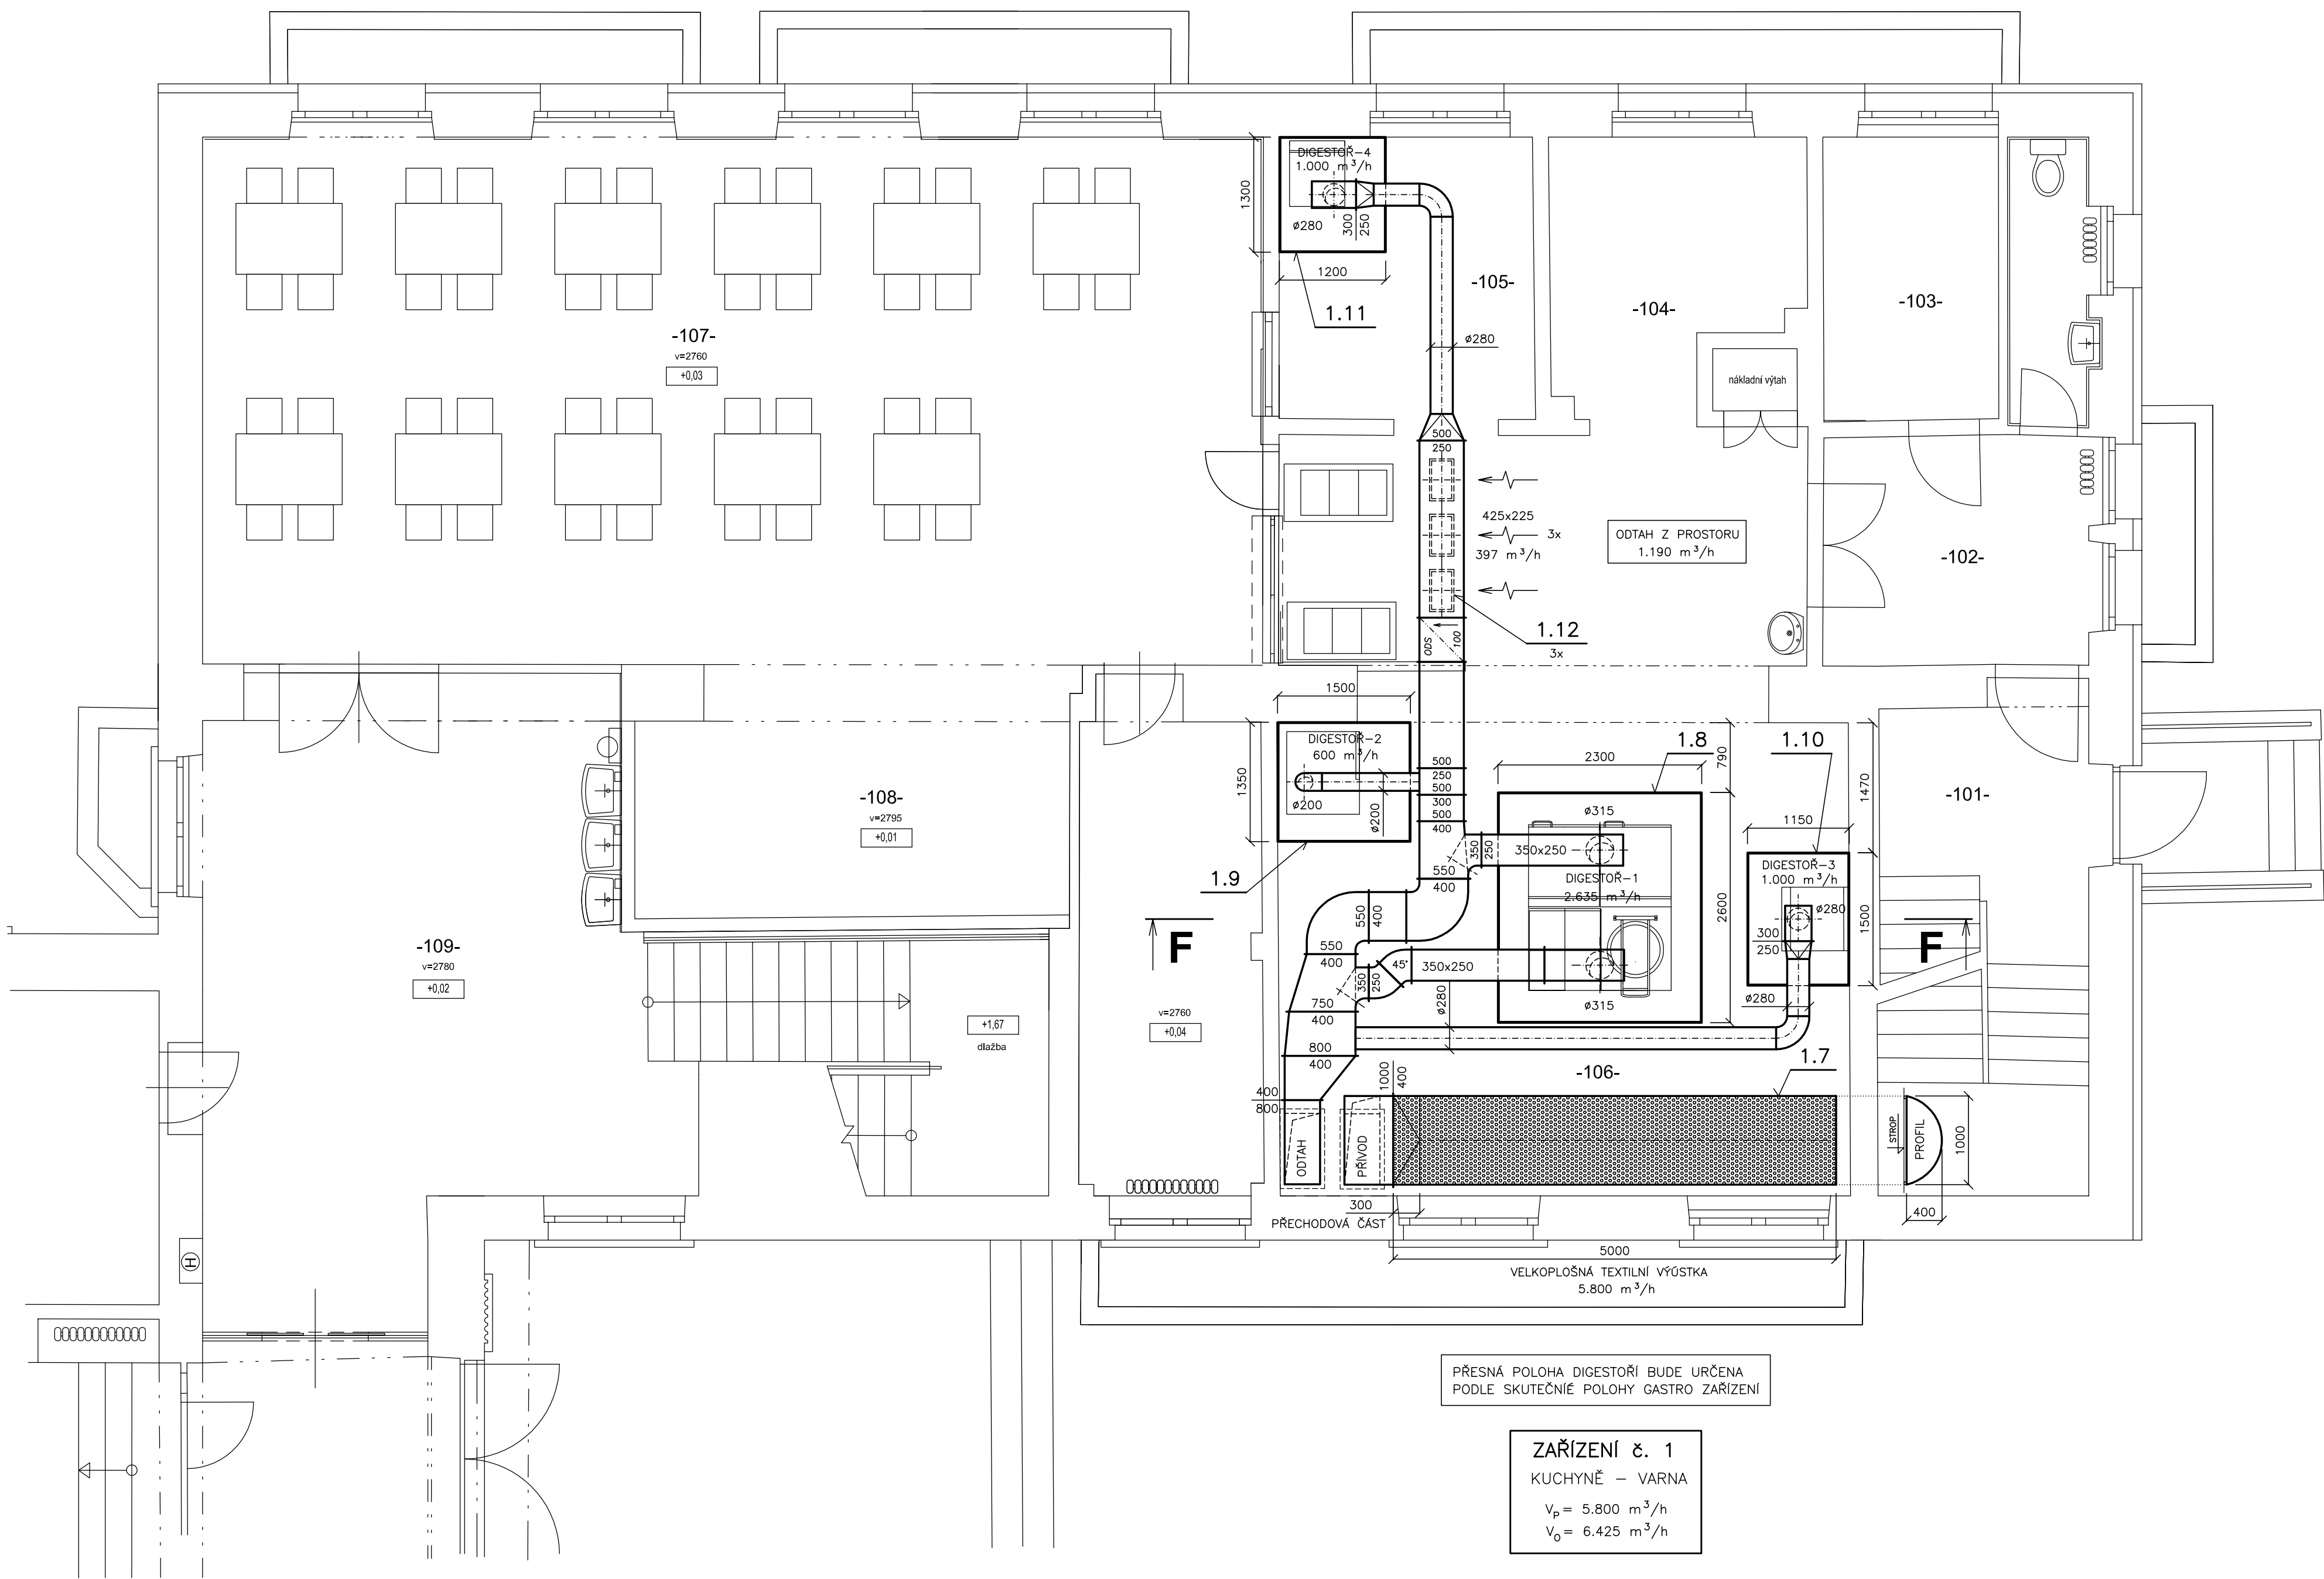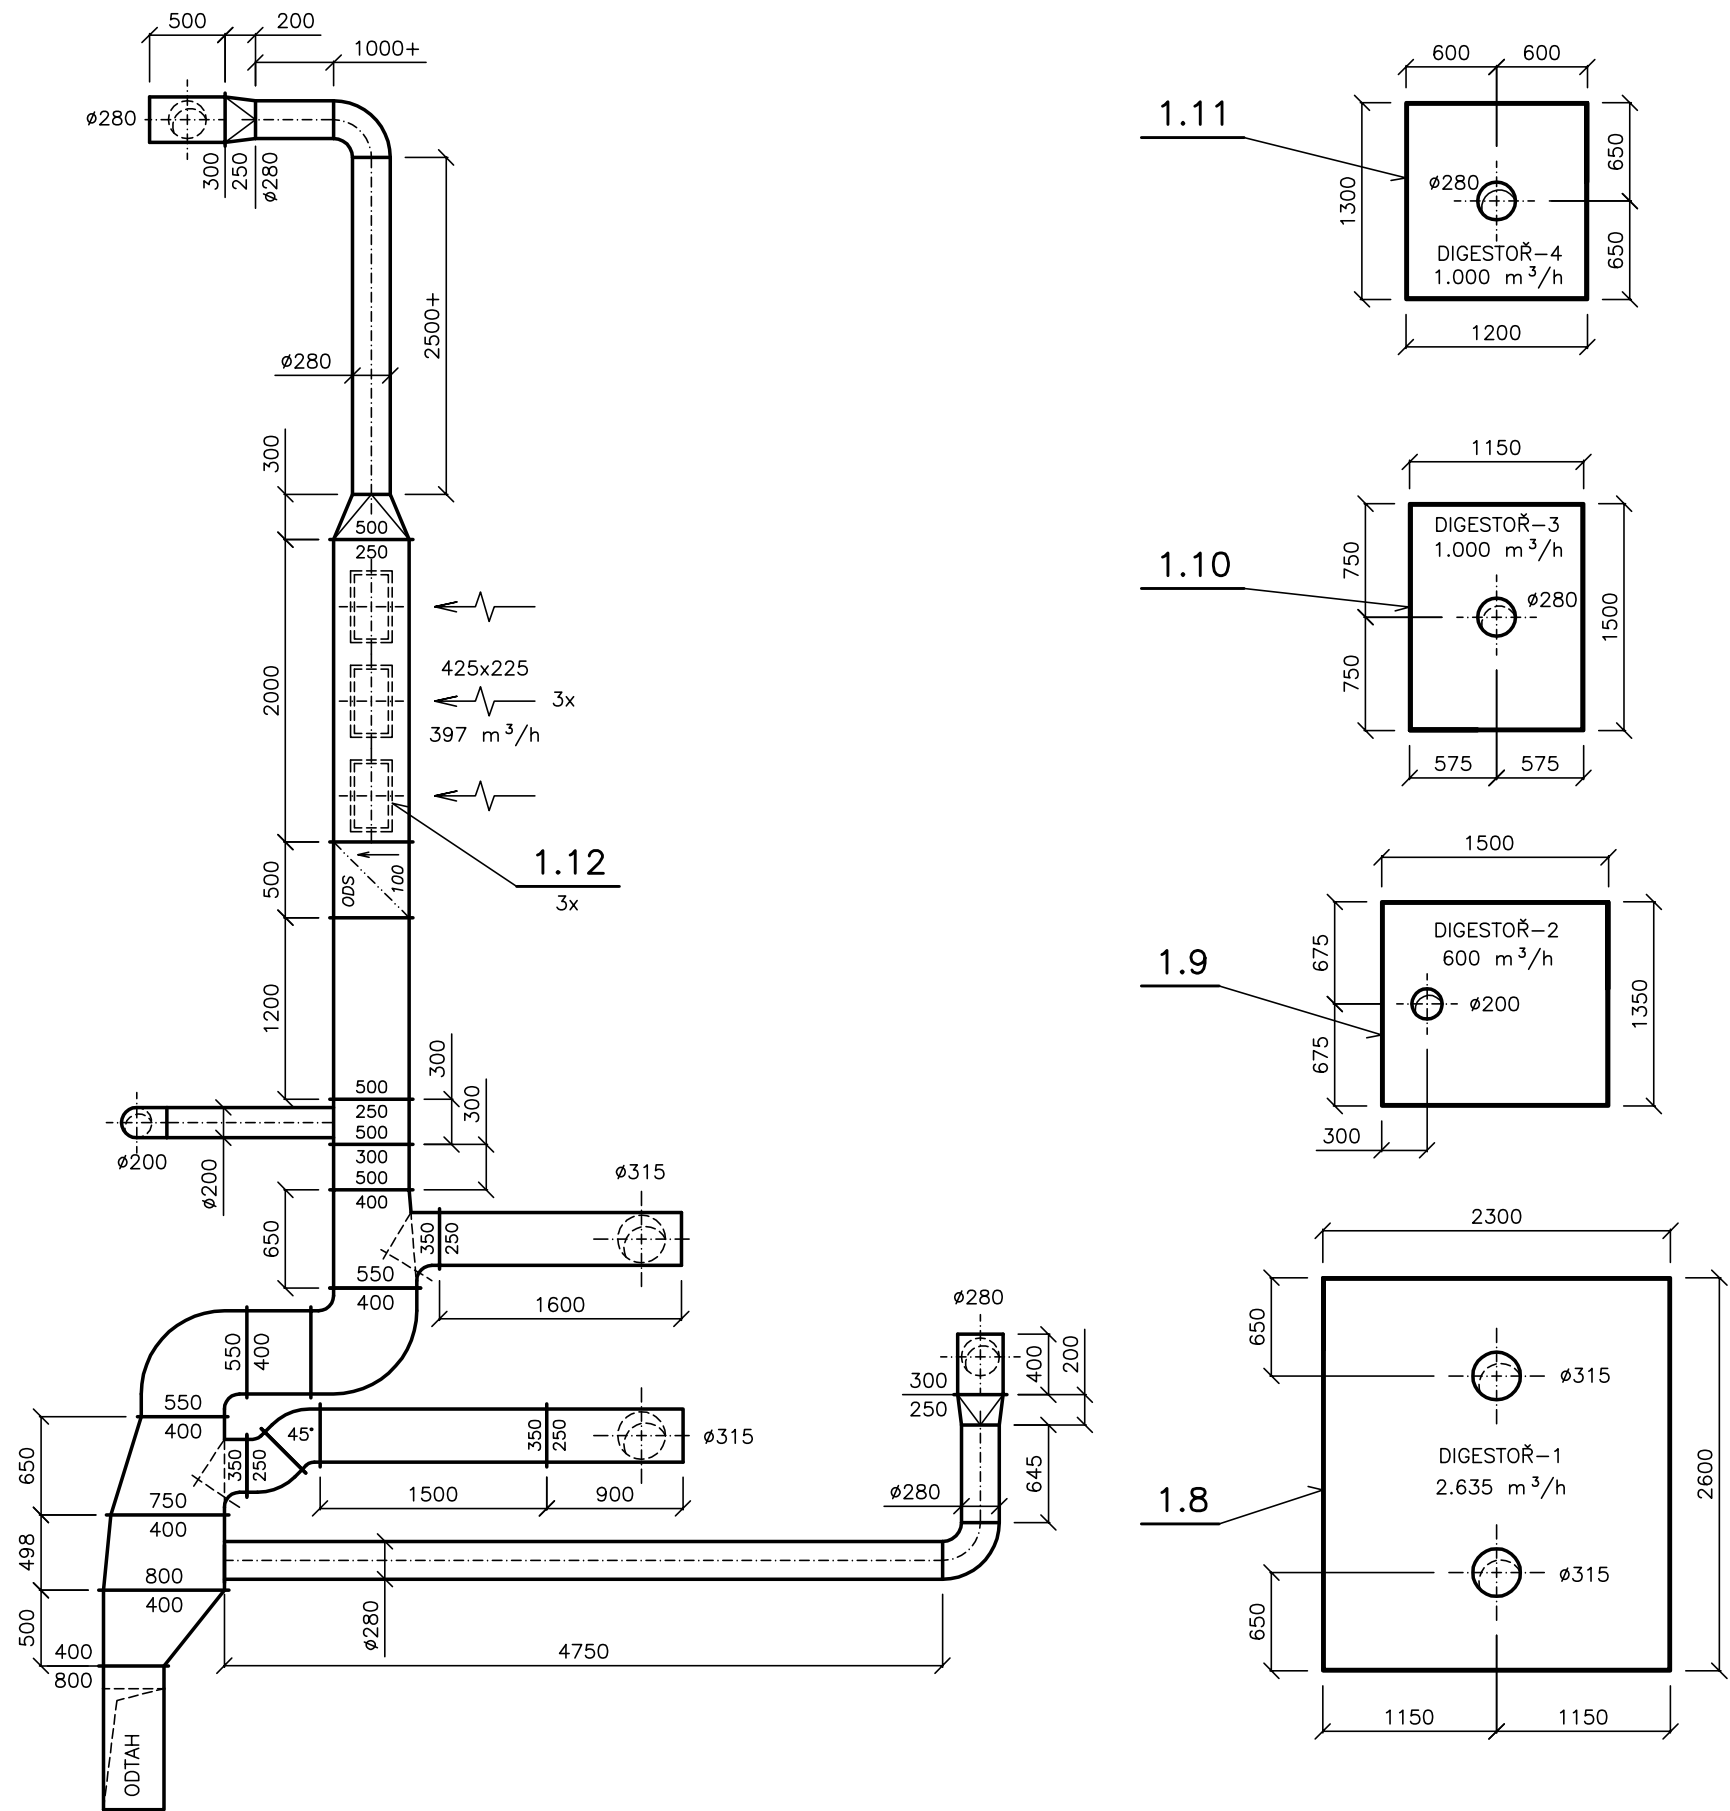

PŘESNÁ POLOHA DIGESTOŘÍ BUDE URČENA
PODLE SKUTEČNÉ POKYBY GASTRO ZAŘÍZENÍ

ZAŘÍZENÍ č. 1
KUCHYNĚ – VARNA
V_p = 5.800 m³/h
V_o = 6.425 m³/h

ZODPOVĚDNÝ PROJEKTANT: Petr Matoušek		VYPRACOVAL: Petr Matoušek		Petr MATOUŠEK AIR GAS Projekt Závodu míru 578, Karlovy Vary IČO: 670 95 798
INVESTOR: Město Horní Slavkov, Dlouhá 634/12, 357 31 Horní Slavkov		OBJEDNÁVATEL: CENTRA STAV s.r.o., Zahradní 928, 357 31 Horní Slavkov		
AKCE: SNÍŽENÍ ENERGETICKÉ NÁROČNOSTI TECHNOLOGICKÝCH ZAŘÍZENÍ V KUCHYNI ZŠ NÁDRAŽNÍ 683, HORNÍ SLAVKOV D.1.6 - VZDUCHOTECHNIKA				
KRAJ: 10 / 2024	Karlovarský	STUPĚN PD: ZAK. ČÍSLO:	Dokumentace pro provádění stavby AGP 08 / 2023	MĚŘÍTKO: 1 : 50
OBSAH VÝKRESU: PŮDORYS - 1.N.P.				ČÍSLO PŘÍLOHY: D.1.6 - 03